 

 


S=1 : 300

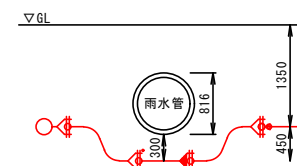


S=FREE



工事名	令和7年度 工請第2号 里の杜7号線外配水管切廻工事		
箇所	岩沼市 里の杜三丁目外 地内		
図名	配水管切廻工① 平面図 / 管割図		
縮尺	図示	位置	
設計者		照査	
岩沼市上下水道部		図番	1


給水管切替工 平面図

S=1:300

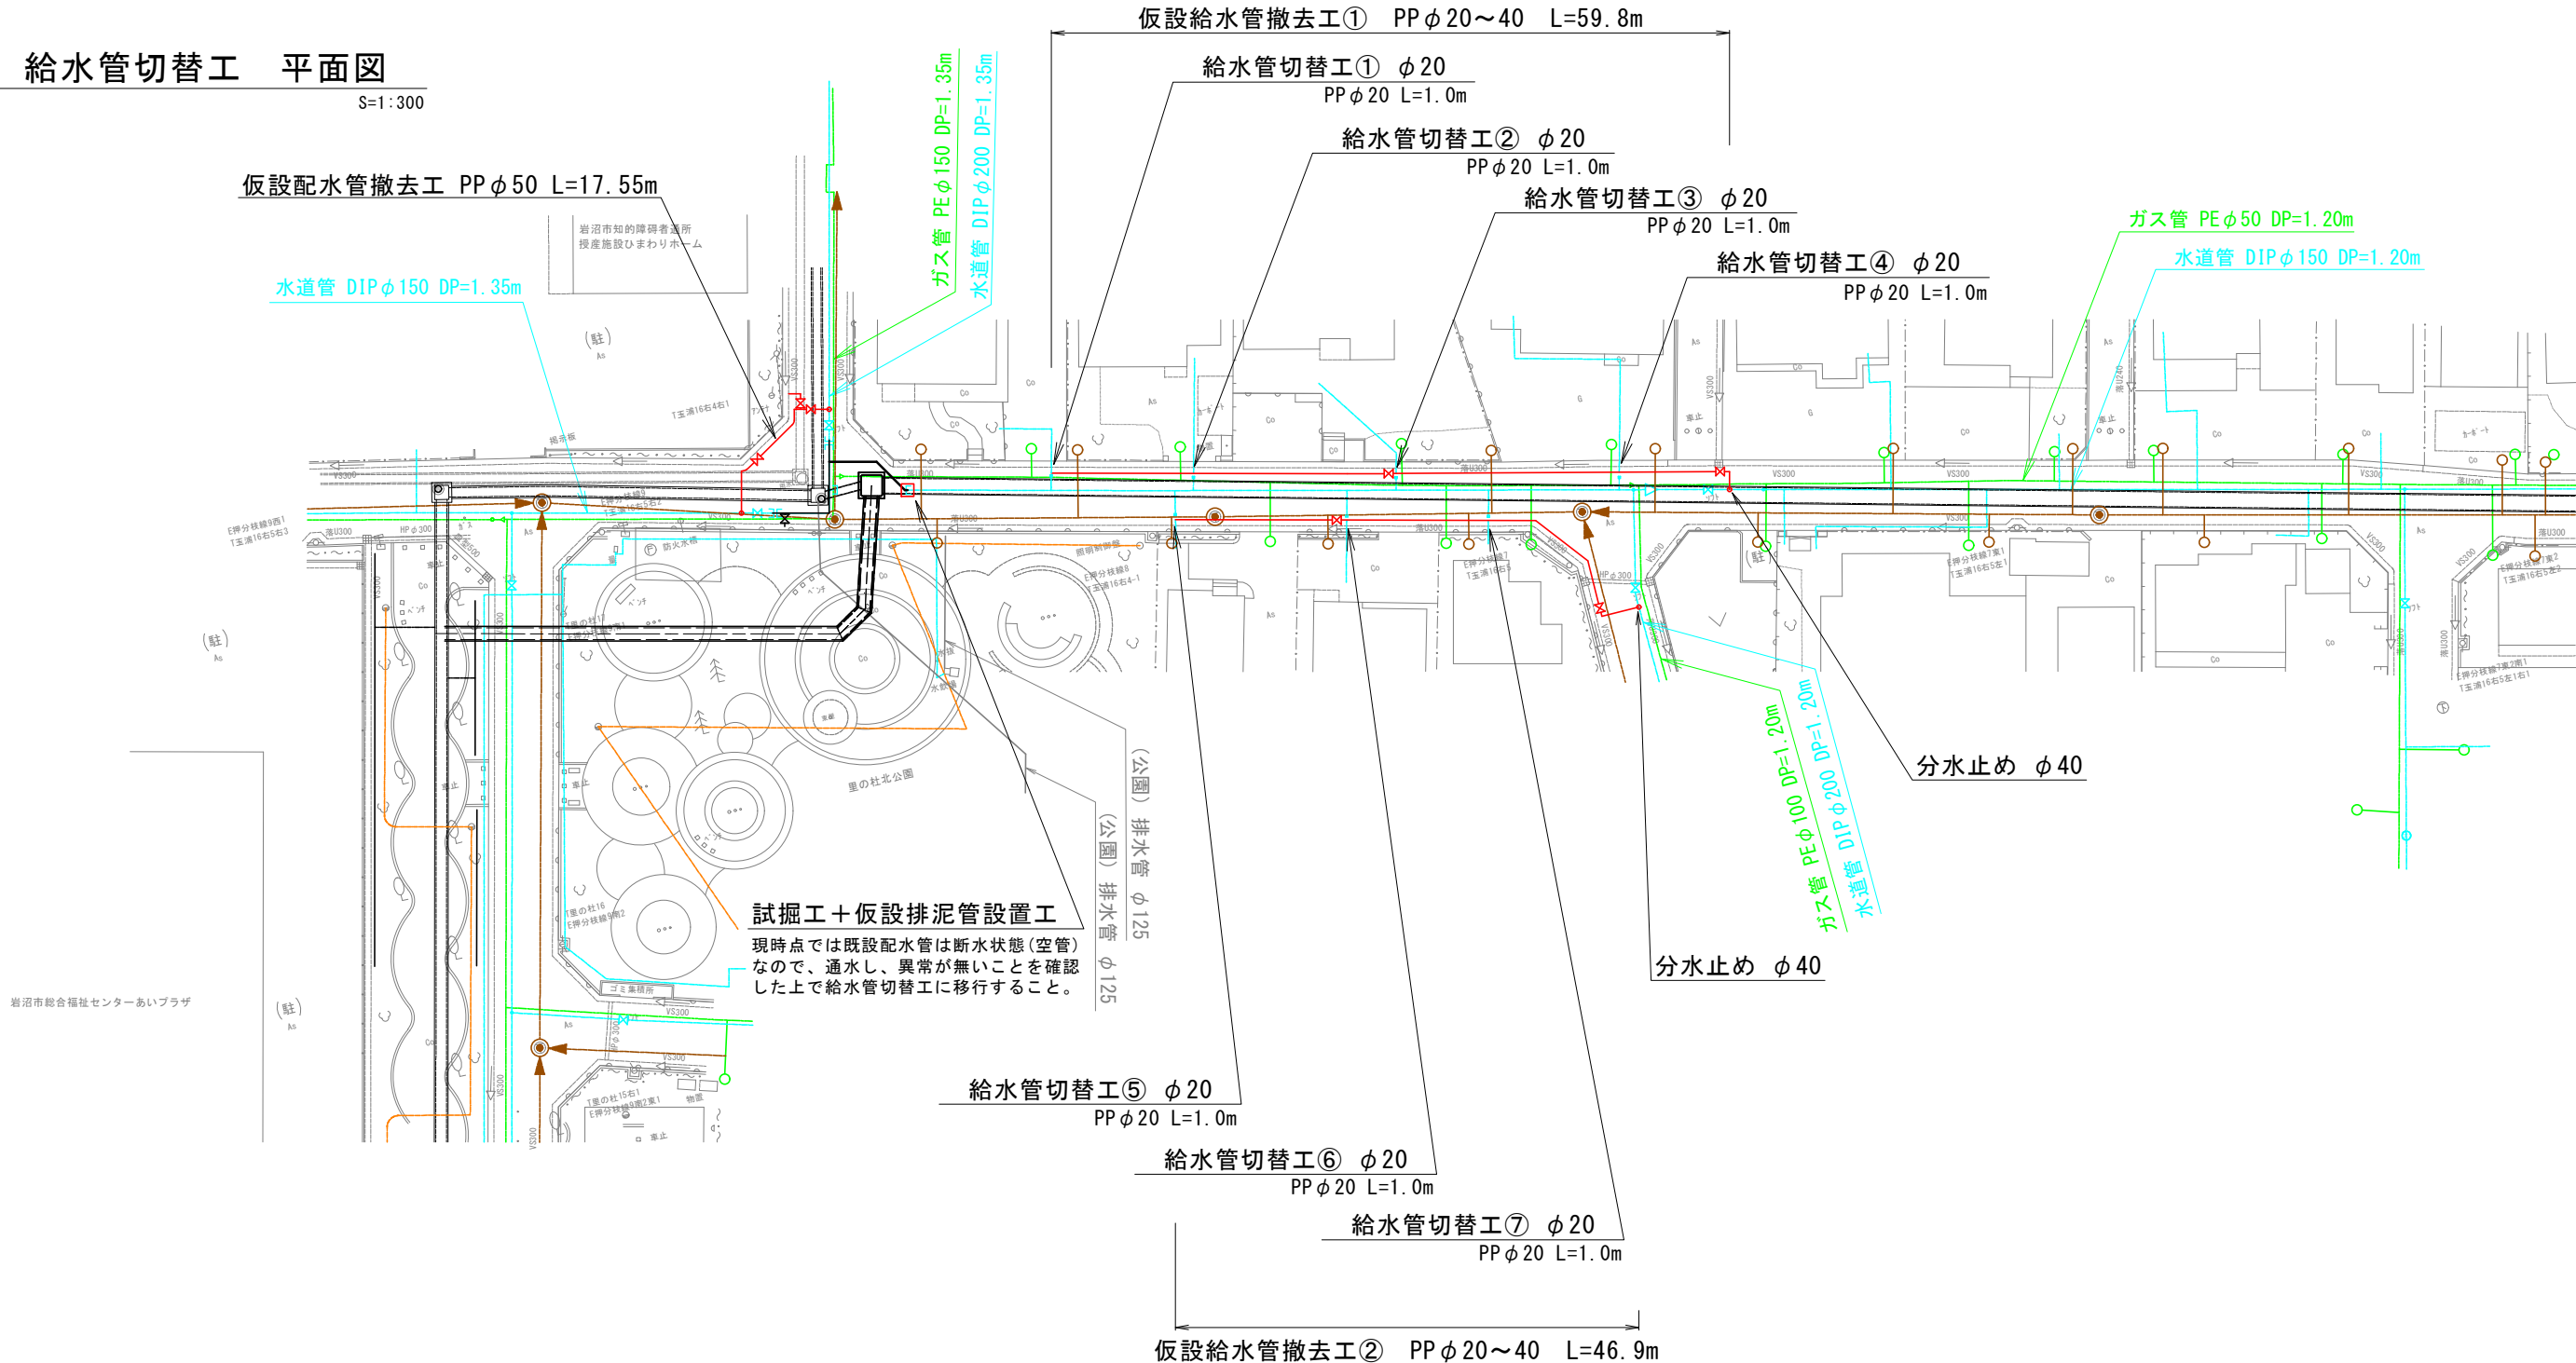

給水管切替工 一般図

S=FREE

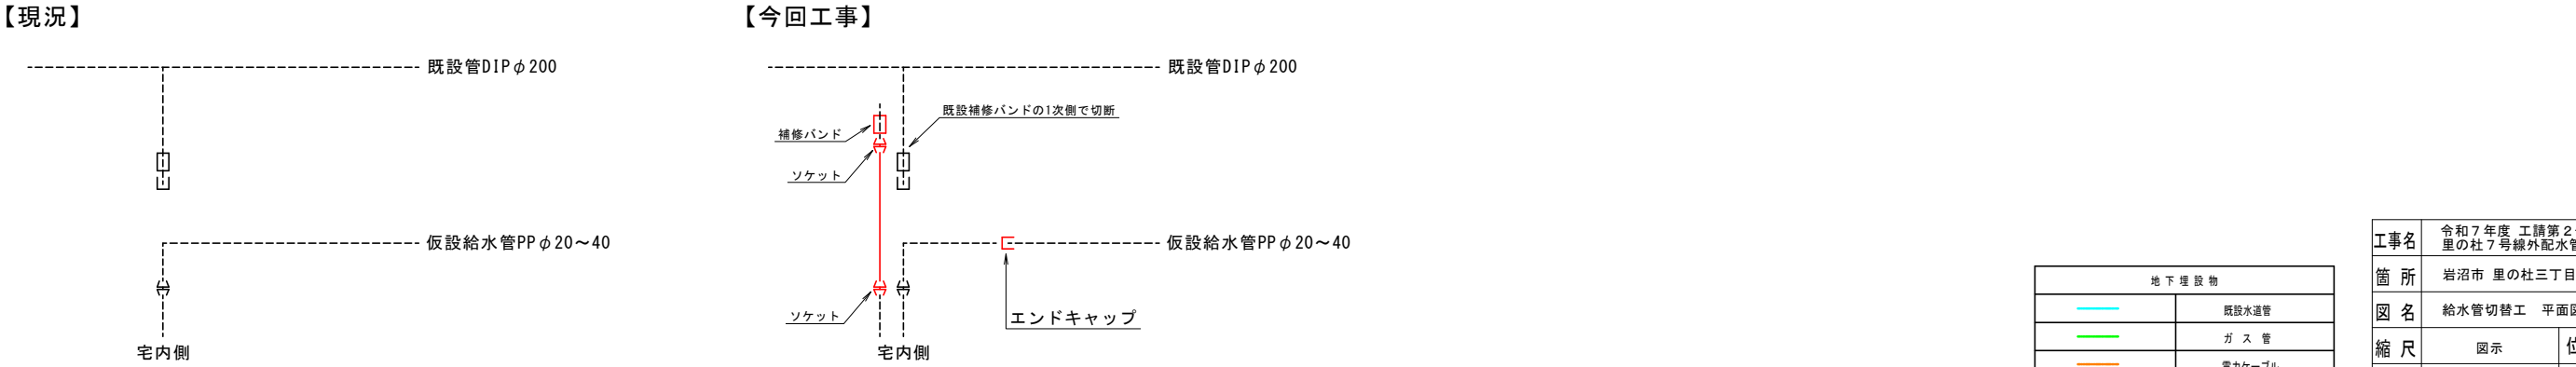


地下埋設物	
—	既設水道管
—	ガス管
—	電力ケーブル
—	下水道汚水管
—	下水道雨水管

工事名	令和7年度 工請第2号 里の杜7号線外配水管切替工事		
箇所	岩沼市 里の杜三丁目外 地内		
図名	給水管切替工 平面図 / 一般図		
縮尺	図示	位置	
設計者		照査	
岩沼市上下水道部		図番	2


配水管切廻工② 平面図

S=1:100

地下埋設物	
	既設水道管
	ガ ス 管
	電力ケーブル
	下水道汚水管
	下水道雨水管

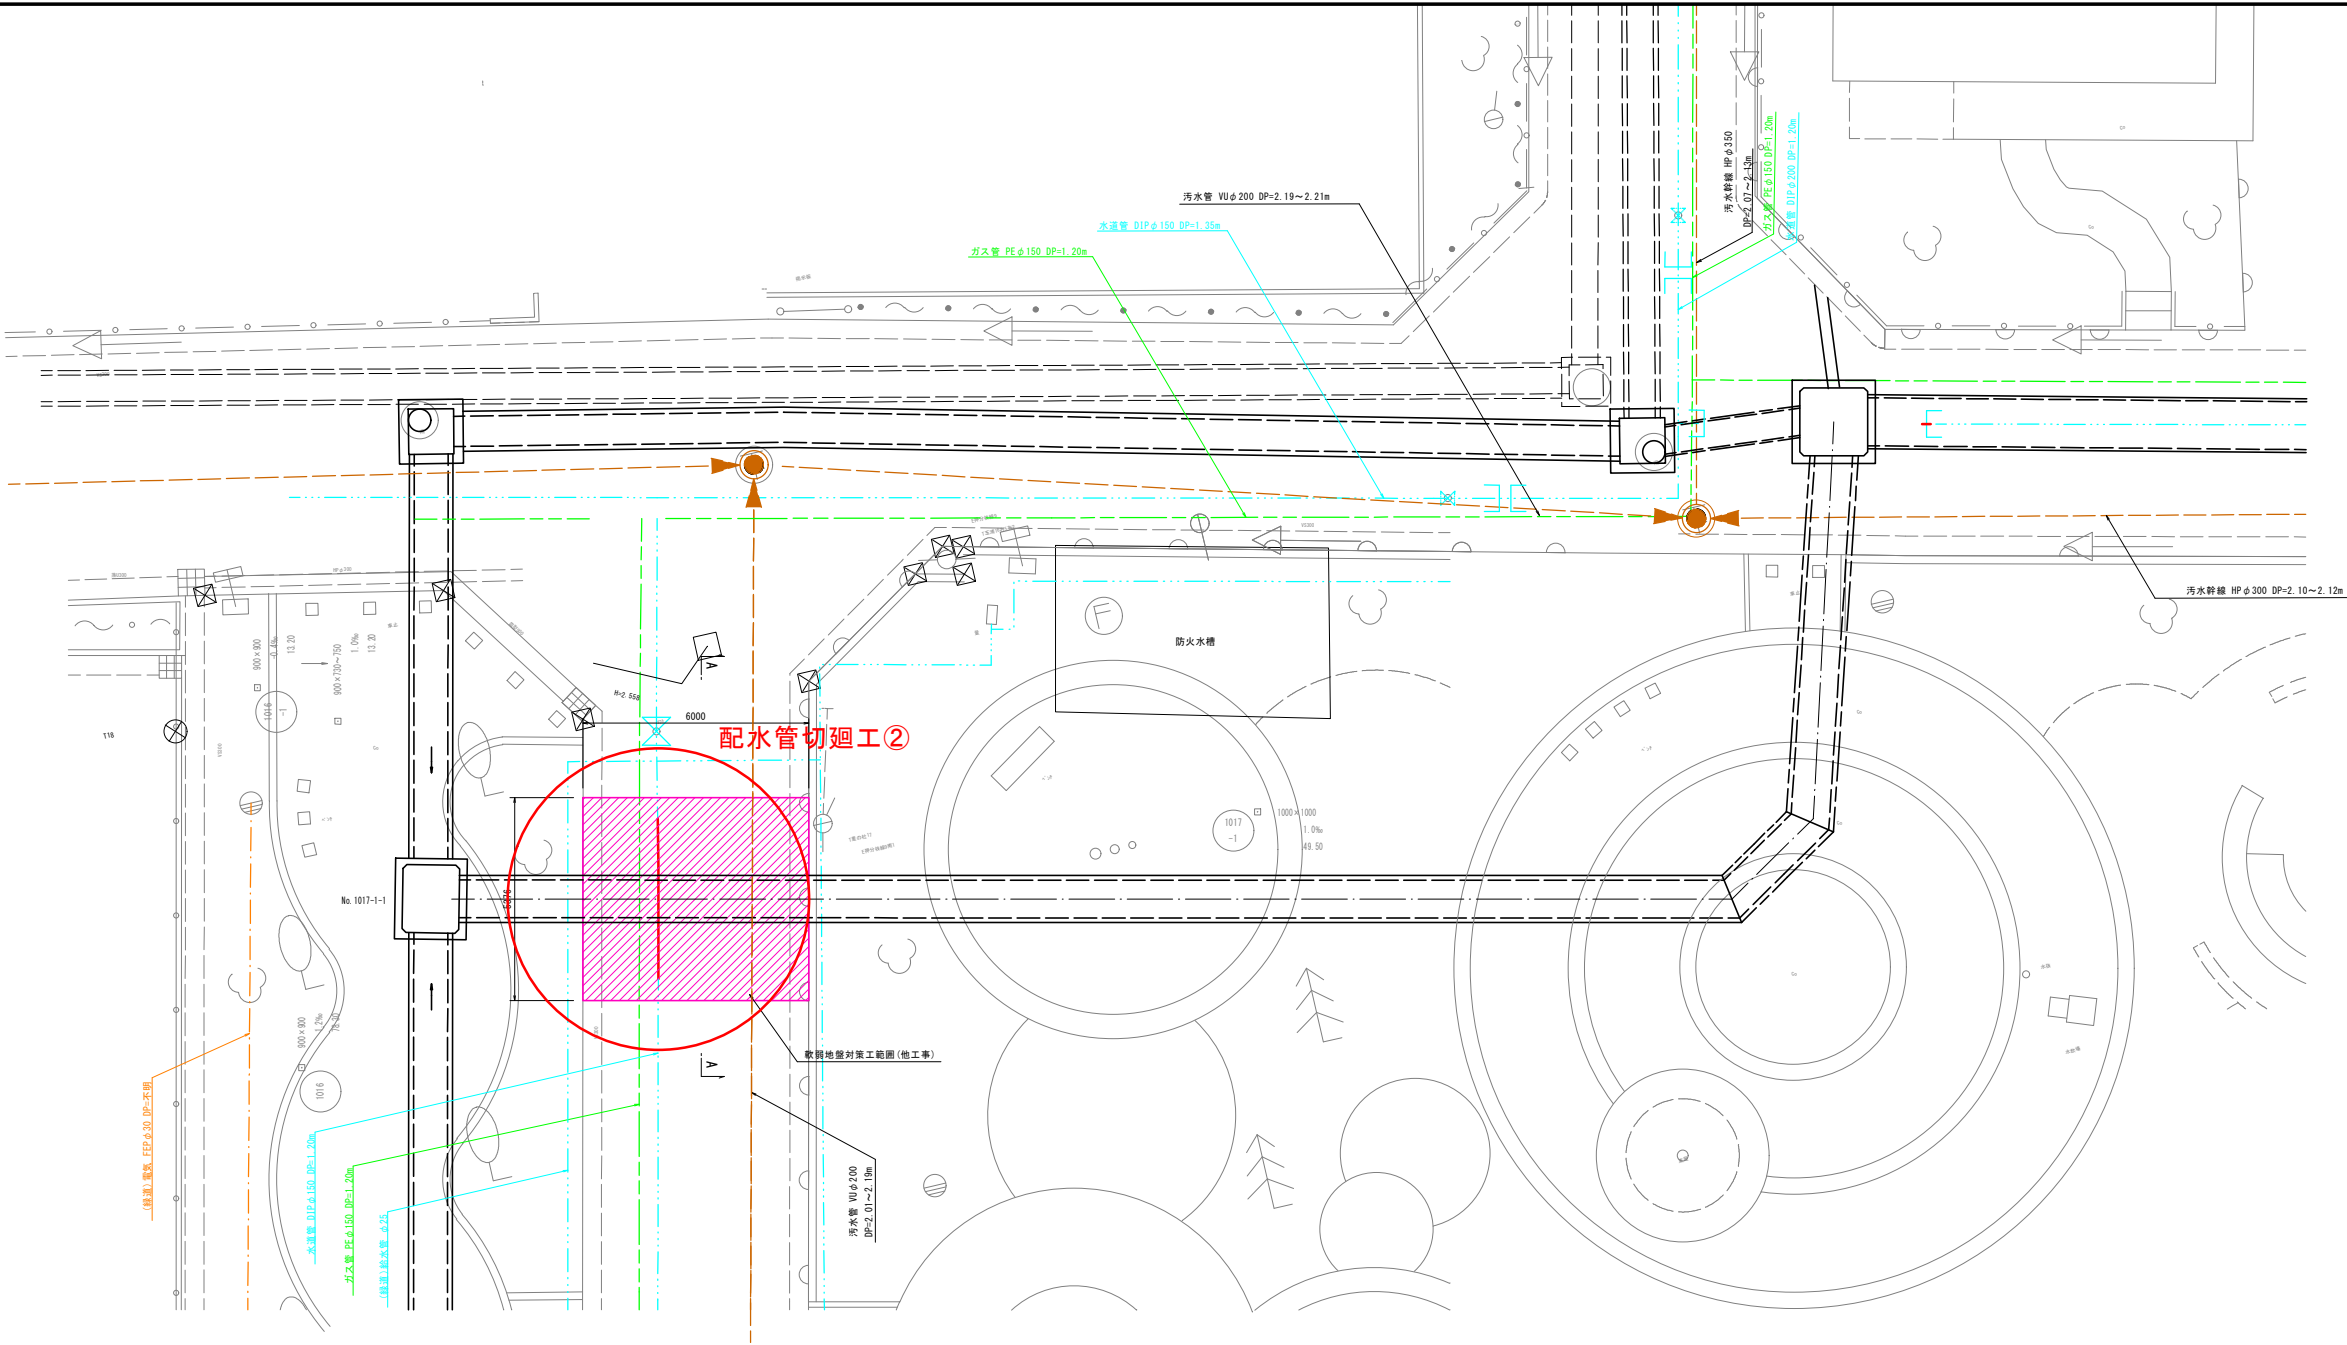


A-A 断面図

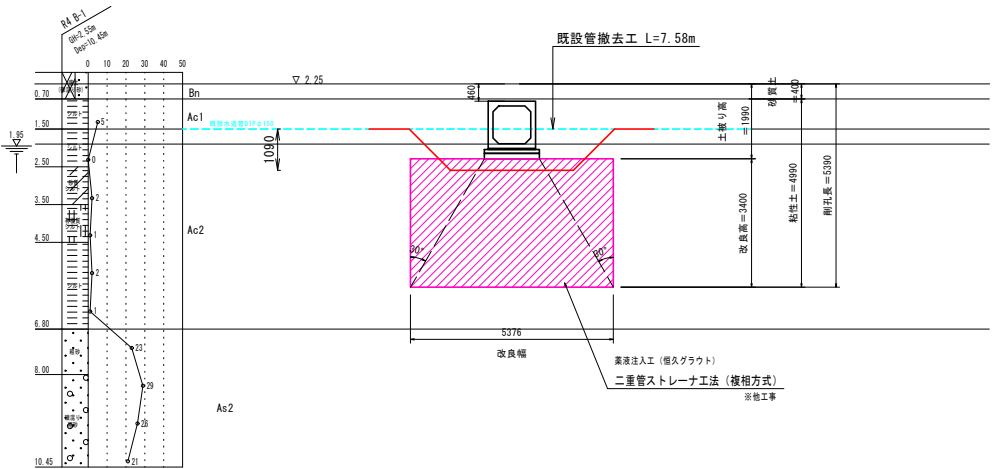

配水管切廻工② 管割図

S=FREE


配水管布設工 DIP-K φ150 L=7.58m (L'=8.48)

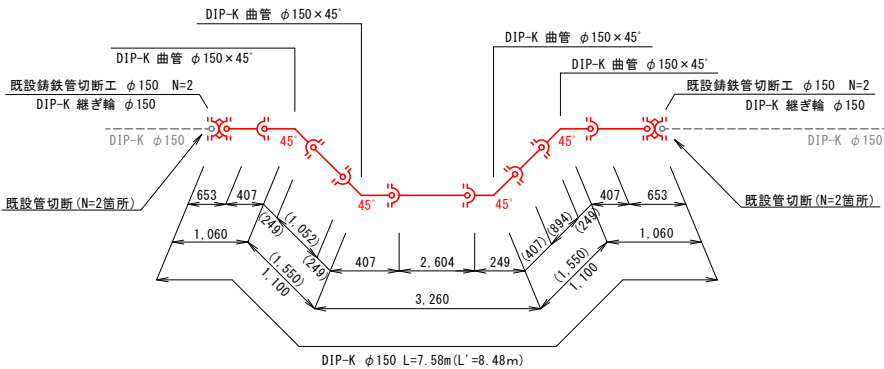

工事名	令和7年度 工第2号 里の杜7号線外配水管切廻工事		
箇所	岩沼市 里の杜三丁目外 地内		
図名	配水管切廻工② 平面図 / 管割図		
縮尺	図示	位置	
設計者		照査	
岩沼市上下水道部	図番	3	


配水管切廻工③ 平面図

S=1:100

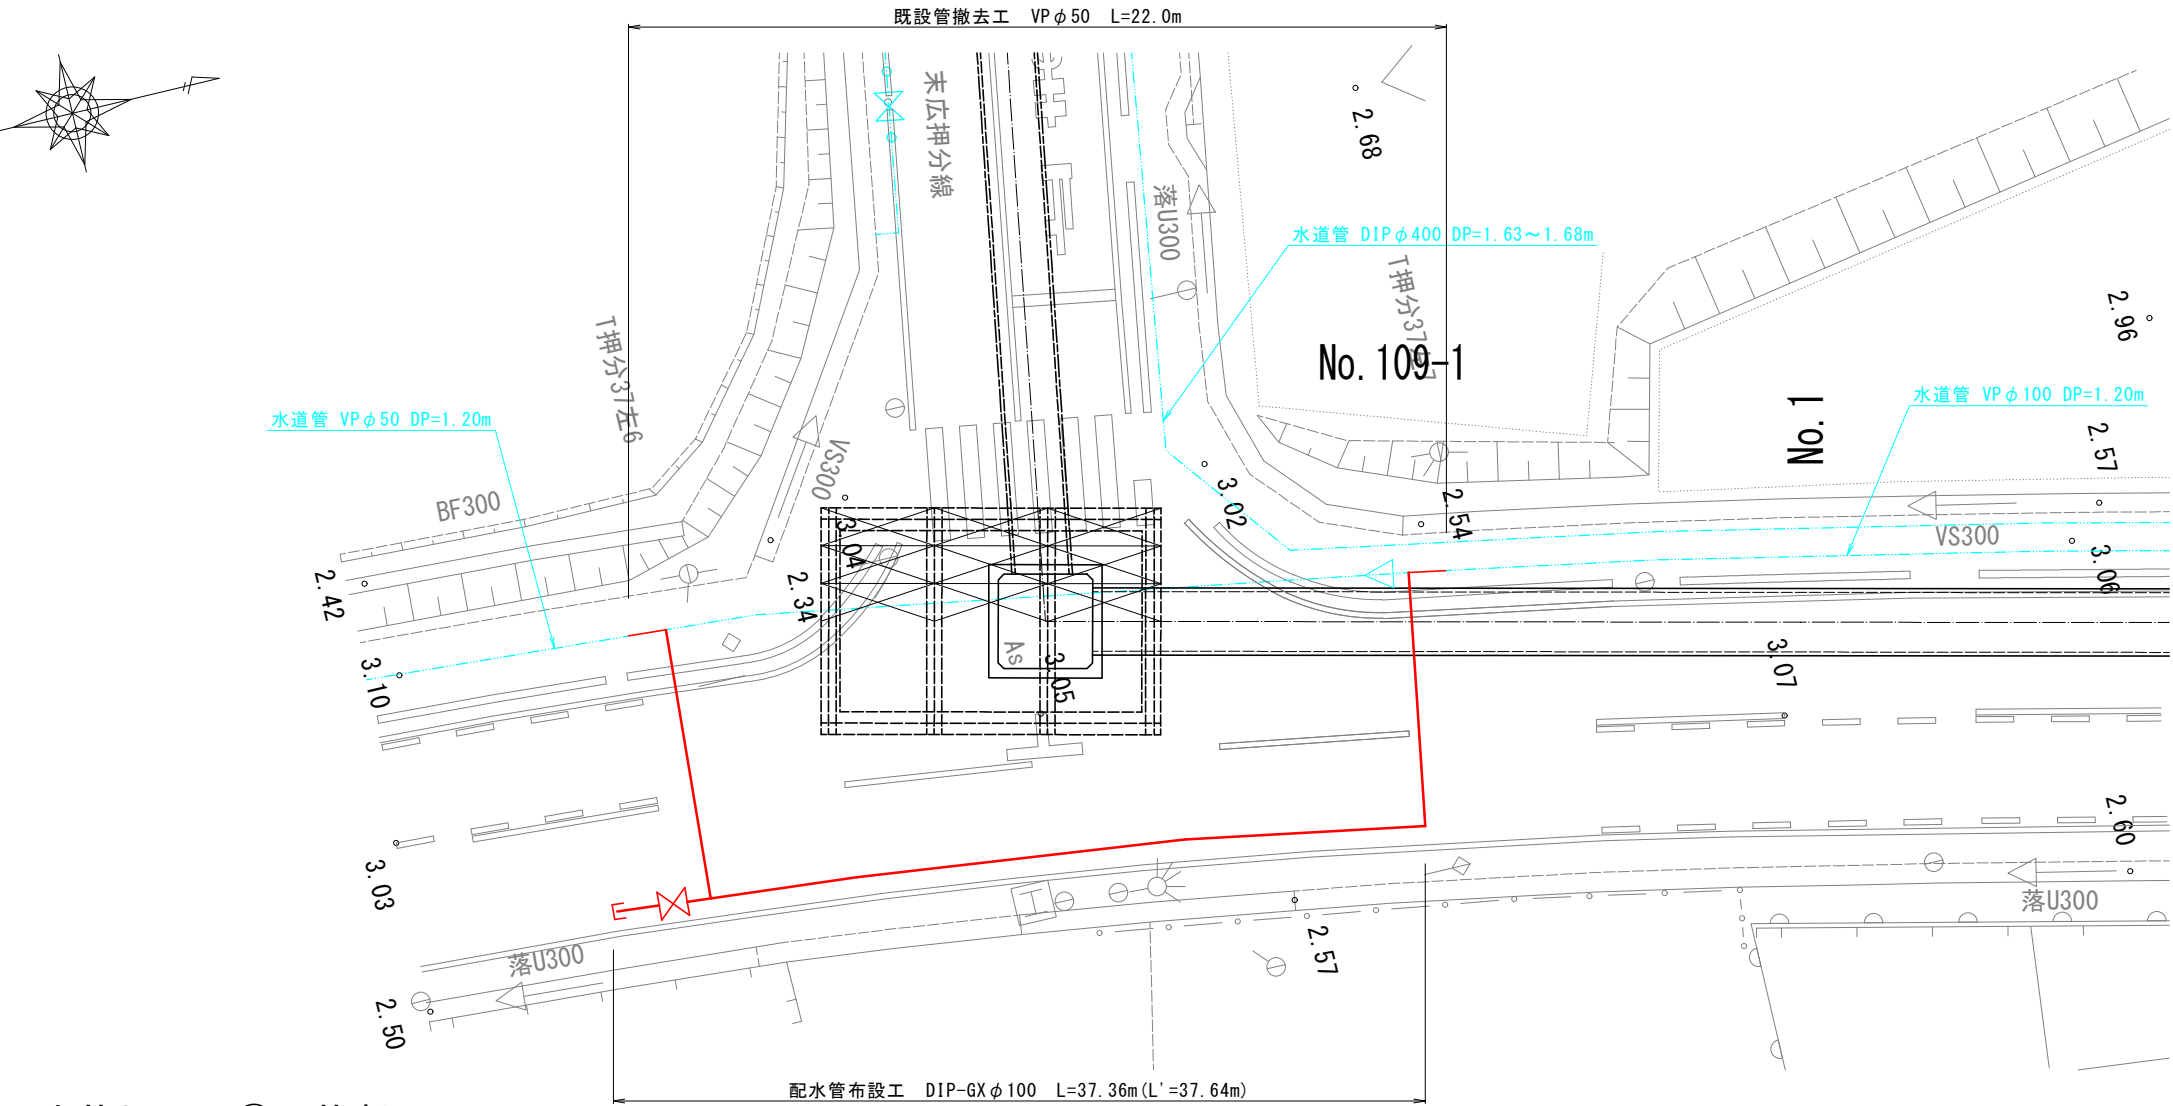

配水管切廻工③ 管割図


S=FREE

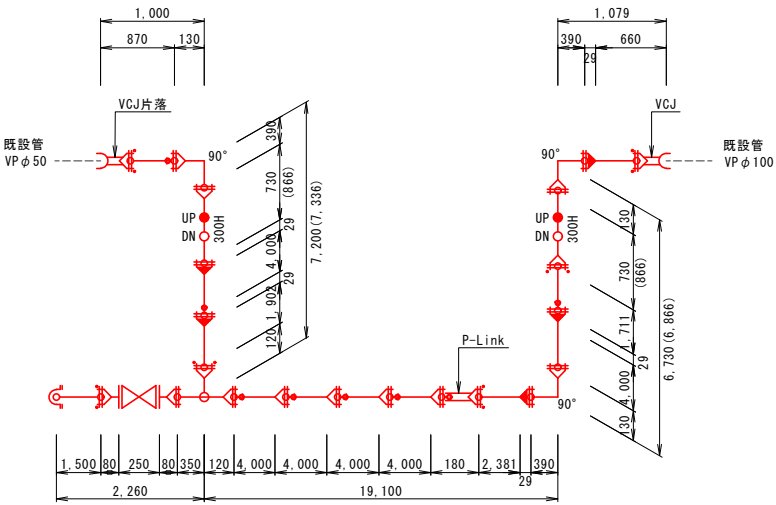

工事名	令和7年度 工第2号 里の杜7号線外配水管切廻工事		
箇所	岩沼市 里の杜三丁目外 地内		
図名	配水管切廻工③ 平面図 / 管割図		
縮尺	図示	位置	
設計者		照査	
岩沼市上下水道部	図番	4	

仮設配水管撤去工 平面図

S=1:100

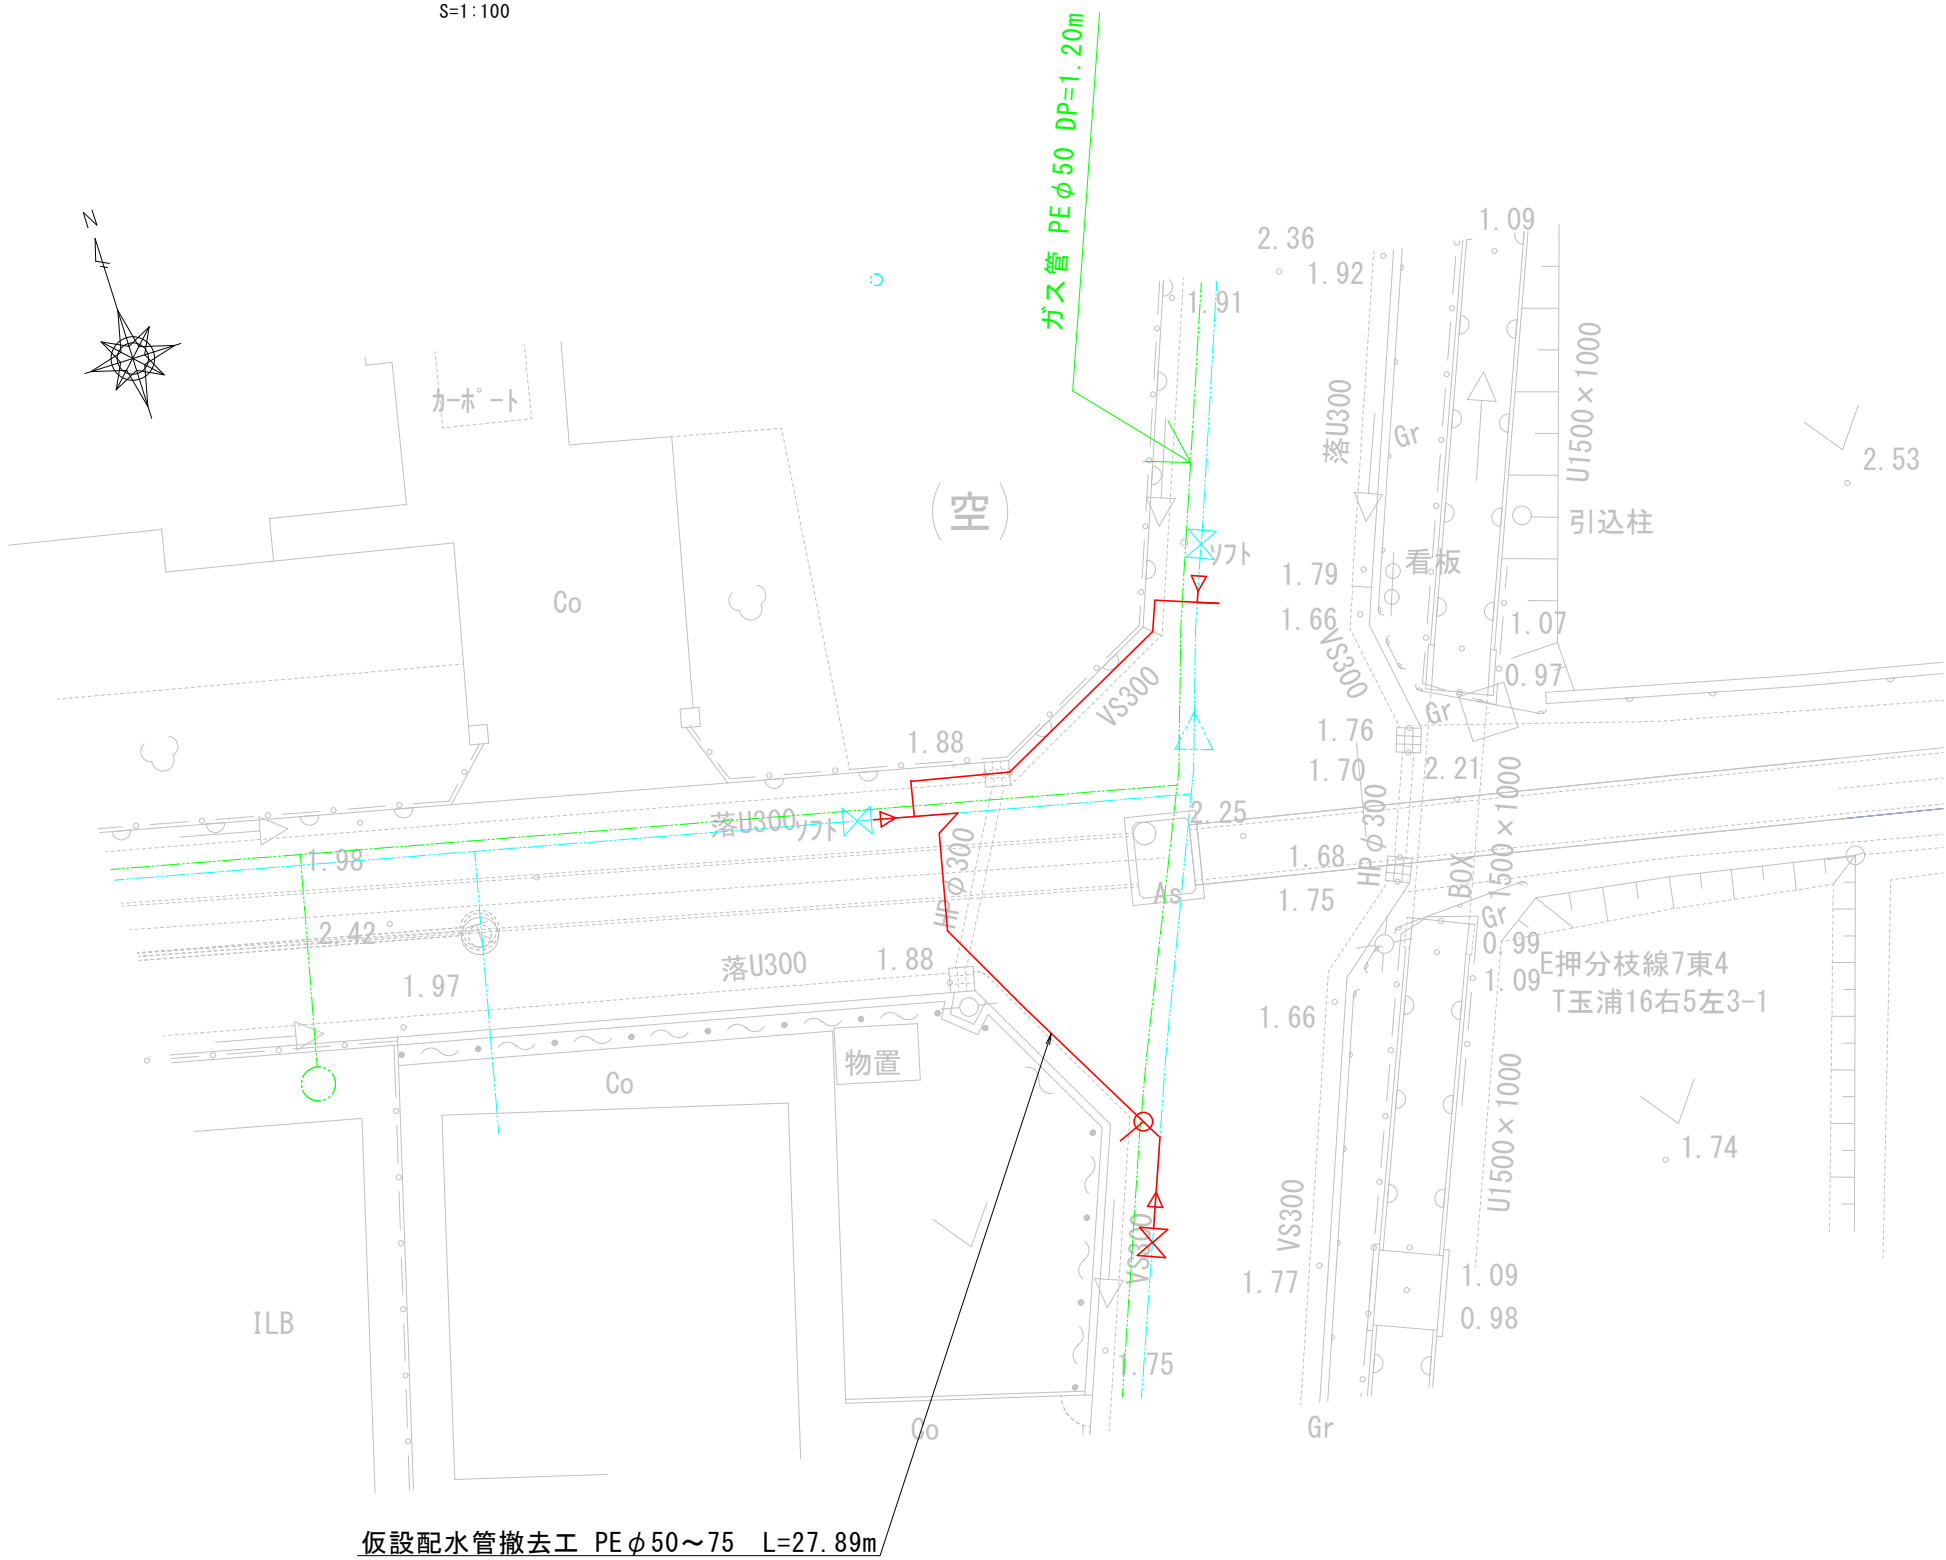


工事名	令和7年度 工請第2号 里の杜7号線外配水管切廻工事		
箇所	岩沼市 里の杜三丁目外 地内		
図名	仮設配水管撤去工 平面図		
縮尺	図示	位置	
設計者		照査	
岩沼市上下水道部	図番	6	

土工・復旧標準図①

S=1:20


土工①

(配水管切廻工①)
DIP-GX φ200

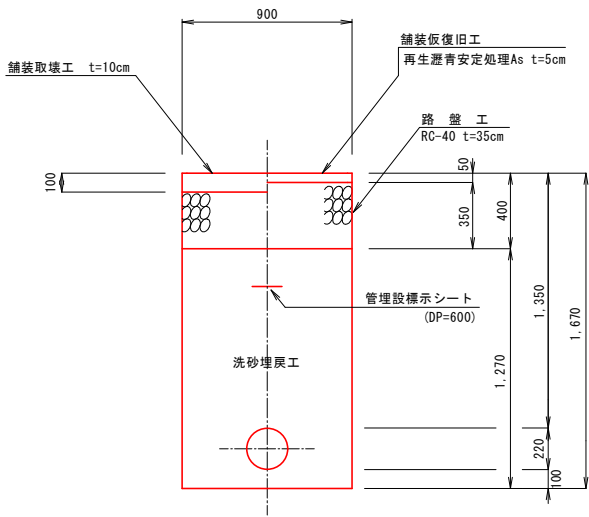


土工②

(配水管切廻工①)
DIP-GX φ200

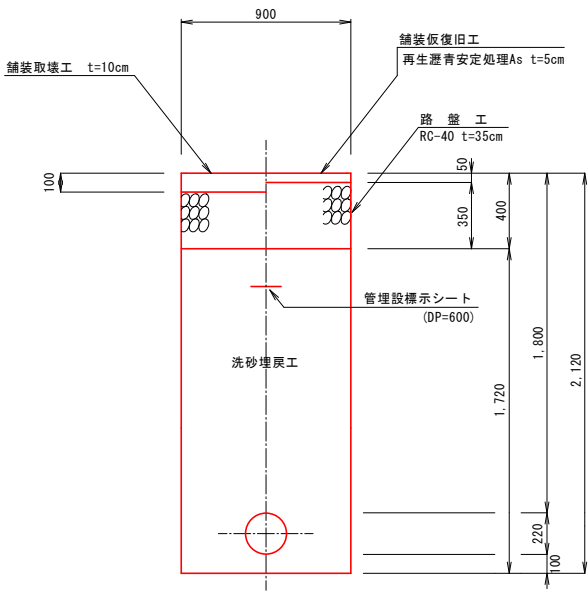


土工③

(配水管切廻工②)
DIP-K φ150

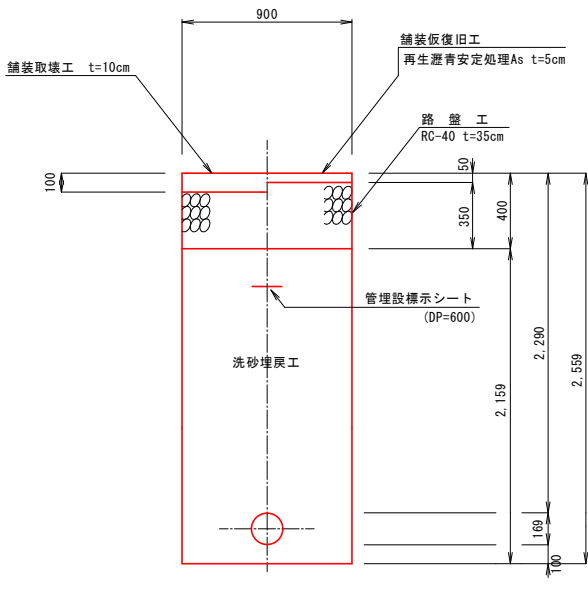


土工④

(配水管切廻工③)
DIP-GX φ100

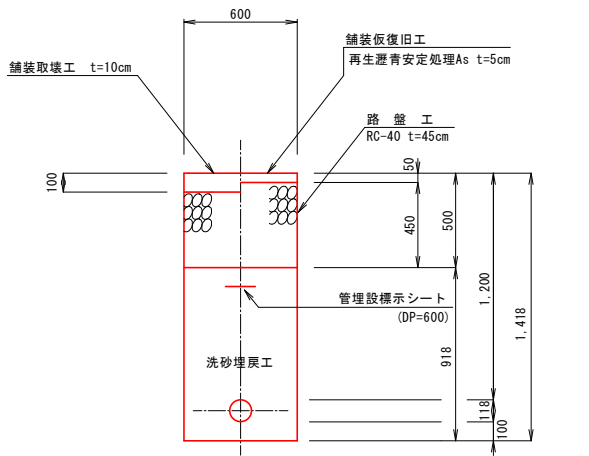


土工⑤

(配水管切廻工③)
DIP-GX φ100

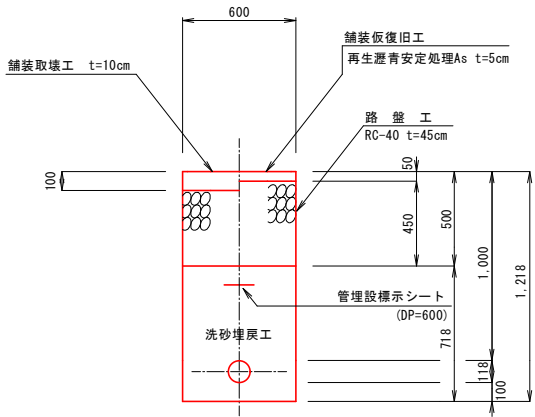


土工⑥

(配水管切廻工③)
既設管撤去工 VP φ50

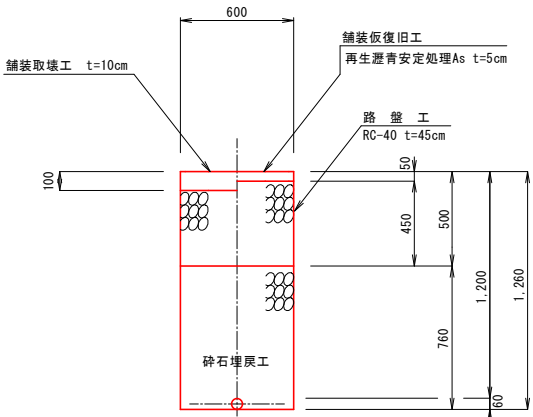


土工⑦

(配水管切廻工④)
DIP-GX φ100

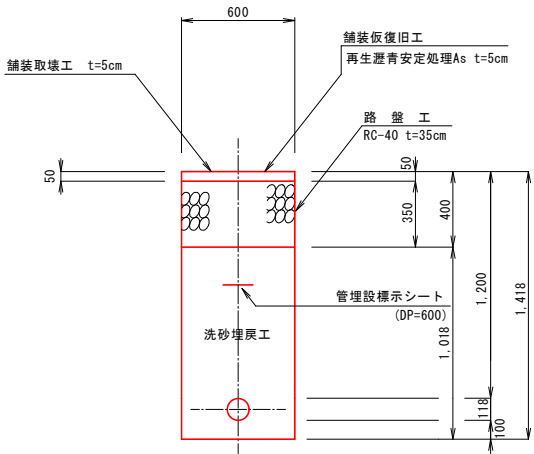

土工⑧

(配水管切廻工④)
DIP-GX φ150

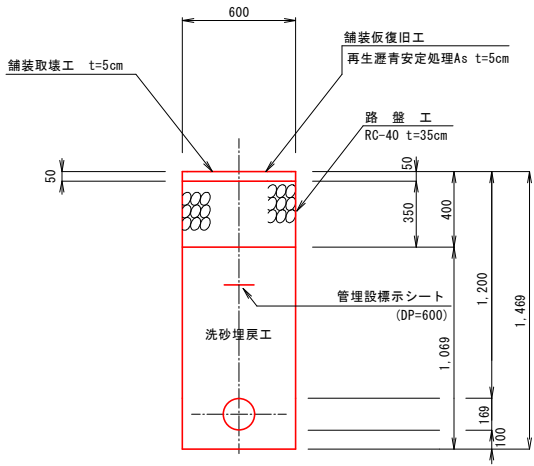


工事名	令和7年度 工請第2号 里の杜7号線外配水管切廻工事		
箇所	岩沼市 里の杜三丁目外 地内		
図名	土工・復旧標準図①		
縮尺	S=1:20	位置	
設計者		照査	
岩沼市上下水道部		図番	7

土工・復旧標準図②

S=1:20


土工⑨

(配水管切廻工①)
仮設管撤去工 PPφ50

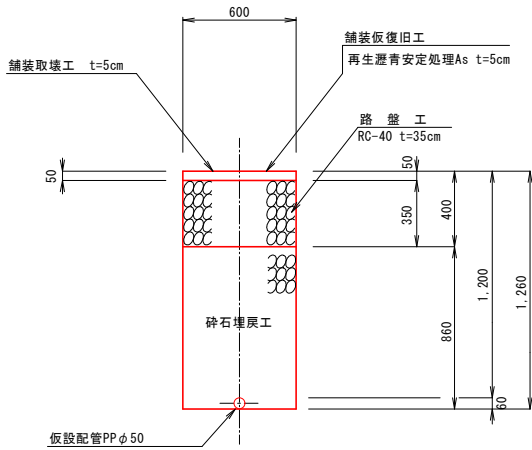


土工⑩

(配水管切廻工①)
仮設管撤去工 PPφ50

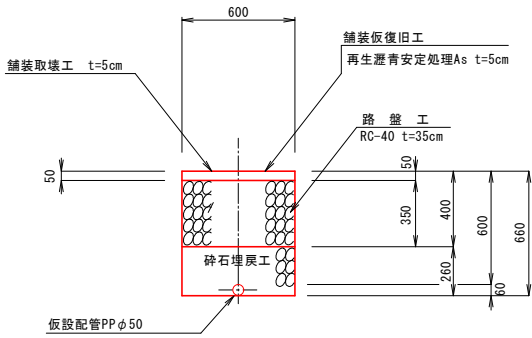


土工⑪

(配水管切廻工①)
仮設管撤去工 PPφ50

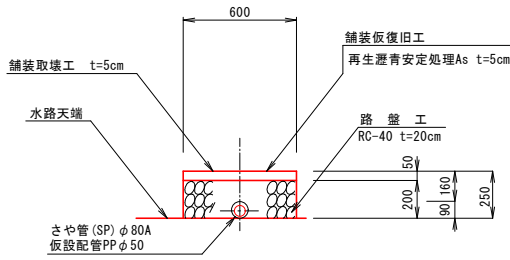


土工⑫

(配水管切廻工④)
仮設管撤去工 HPPEφ75

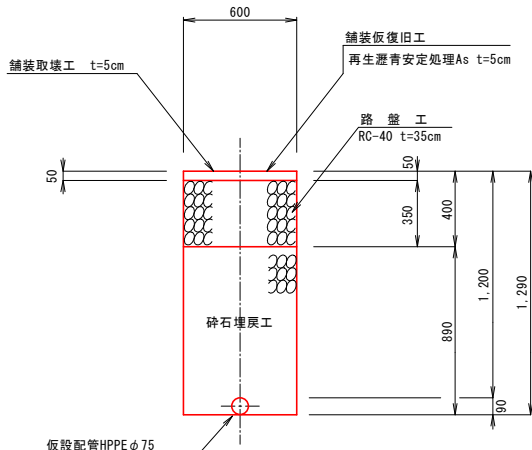


土工⑬

(配水管切廻工④)
仮設管撤去工 HPPEφ75

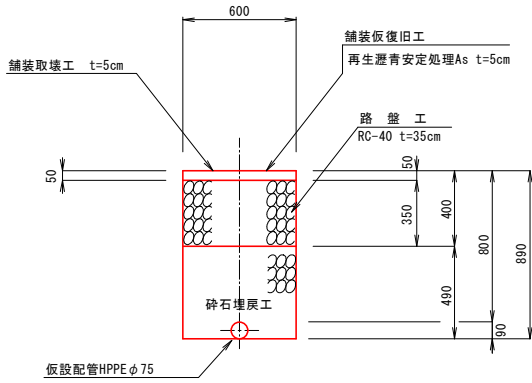

土留工標準図


(深さ2m未満)

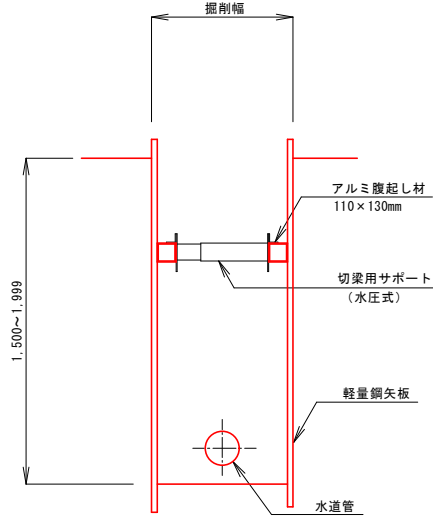

掘削深度が2mを越える場合は2段支保とする。


ストッパー工平面図

(配水管切廻工②)

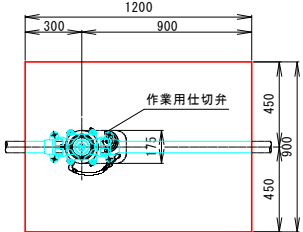

ストッパー工断面図

(配水管切廻工②)

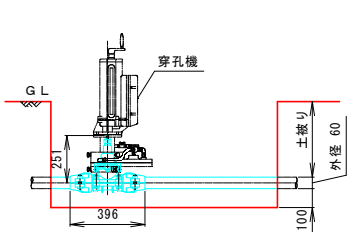

工事名	令和7年度 工請第2号 里の杜7号線外配水管切廻工事		
箇所	岩沼市 里の杜三丁目外 地内		
図名	土工・復旧標準図②		
縮尺	S=1:20	位置	
設計者		照査	
岩沼市上下水道部	図番	8	